
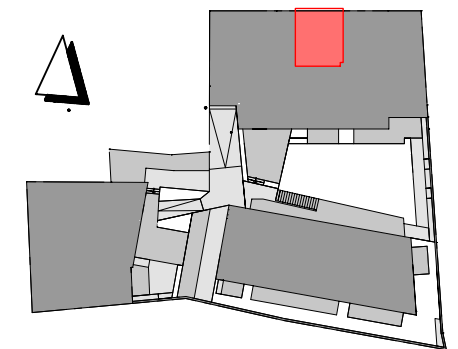


LEGENDE

	Wände, Massiv		Verteilerkasten, Fußbodenheizung	GF	Grundfläche
	Wände, Massiv (Stahlbeton)		Lüftungsanlage Zu-&Abluft mit Wärmerückgewinnung	WF	Wohnfläche
	Wände, Leichtbau		Abluft-Ventilator, Licht- und Fechtgesteuert		
	Wände, Leichtbau, teilhoch				

	Deckenauslass (für Leuchte)		UP Schukosteckdose 1-fach	Sofern nicht anders angegeben, gelten die folgenden Installationshöhen ab Fertigfußboden:
	Wandauslass (für Leuchte)		UP Schukosteckdose 2-fach	1,50 m Bedienelement Raumlüfter
	LED-Wand-anbauleuchte		UP Schukosteckdose 3-fach	1,30 m Raumthermostat
	UP Taster		UP Schukosteckdose m. Klappdeckel	1,05 m Schalter
	UP Ausschalter		Raumthermostat Fußbodenheizung	0,30 m Steckdosen
K	Klingel		Bedienelement Raumlüfter	1,30 m Gegensprechanlage
	UP Kontrollschalter		Motor Jalousieanschluss 230 V	
	UP Universal-schalter		Herd-Anschlussdose	
	UP Serienschalter		UP LAN-Dose Internet	
	UP Jalousieschalter		Elektrischer Anschluss, Durchlauferhitzer	
	Gegensprechanlage		Sicherungskasten	

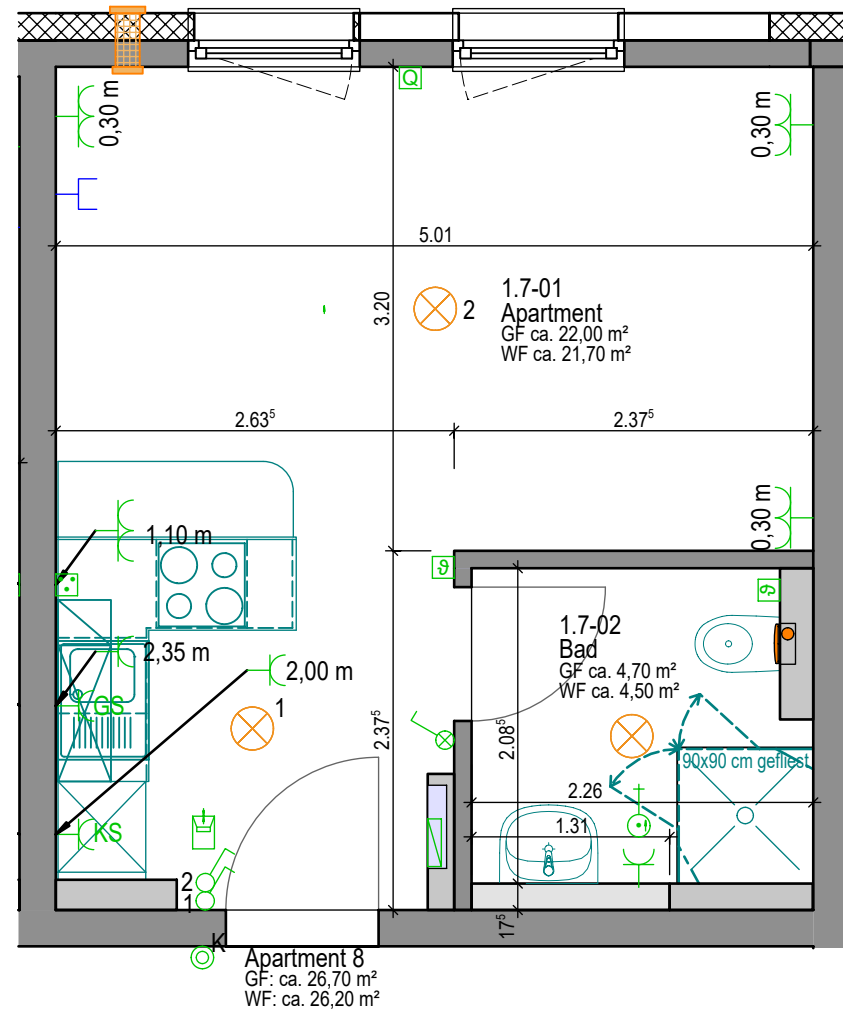

In der Zeichnung wurden Rohbaumaße (ohne Putz) angegeben und die unterliegen den allgemeinen Toleranzen.


La Patria
 Hildesheim GmbH
 Hohlst. 3, 31028 Gronau (Leine)
 Telefon +49 (0) 51 82 / 9 60 96 0
 Telefax +49 (0) 51 82 / 9 60 95 9
 Internet: <http://www.la-patria.de>
 E-Mail: info@la-patria.de

La Patria
Mikro-Apartments-Hildesheim
 Einumer-Straße 97

31.03.2023 Maßstab 1:50

Urheberrecht und Weitergabe dieser Zeichnung bleibt ausschliesslich der Firma La Patria GmbH vorbehalten.

1. Obergeschoss
Apartment 8