
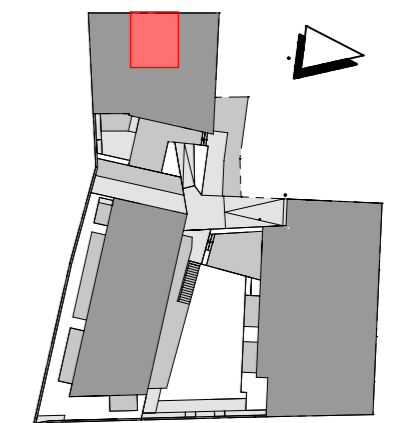


## LEGENDE

	Wände, Massiv		Verteilerkasten, Fußbodenheizung	GF	Grundfläche
	Wände, Massiv (Stahlbeton)		Lüftungsanlage Zu-&Abluft mit Wärmerückgewinnung	WF	Wohnfläche
	Wände, Leichtbau		Abluft-Ventilator, Licht- und Fechtegesteuert		
	Wände, Leichtbau, teilhoch				

	Deckenauslass (für Leuchte)		UP Schukosteckdose 1-fach	Sofern nicht anders angegeben, gelten die folgenden Installationshöhen ab Fertigfußboden:	
	Wandauslass (für Leuchte)		UP Schukosteckdose 2-fach		
	LED-Wand-anbauleuchte		UP Schukosteckdose 3-fach		
	UP Taster		UP Schukosteckdose m. Klappdeckel		
	UP Ausschalter		Raumthermostat Fußbodenheizung		1,50 m Bedienelement Raumlüfter
	K Klingel		Bedienelement Raumlüfter		1,30 m Raumthermostat
	UP Kontrollschalter		Motor Jalousieanschluss 230 V		1,05 m Schalter
	UP Universal-schalter		Herd-Anschluss-dose		0,30 m Steckdosen
	UP Serien-schalter		UP LAN-Dose Internet		1,30 m Gegensprechanlage
	UP Jalousie-schalter		Elektrischer Anschluss, Durchlauferhitzer		
	Gegensprechanlage		Sicherungskasten		

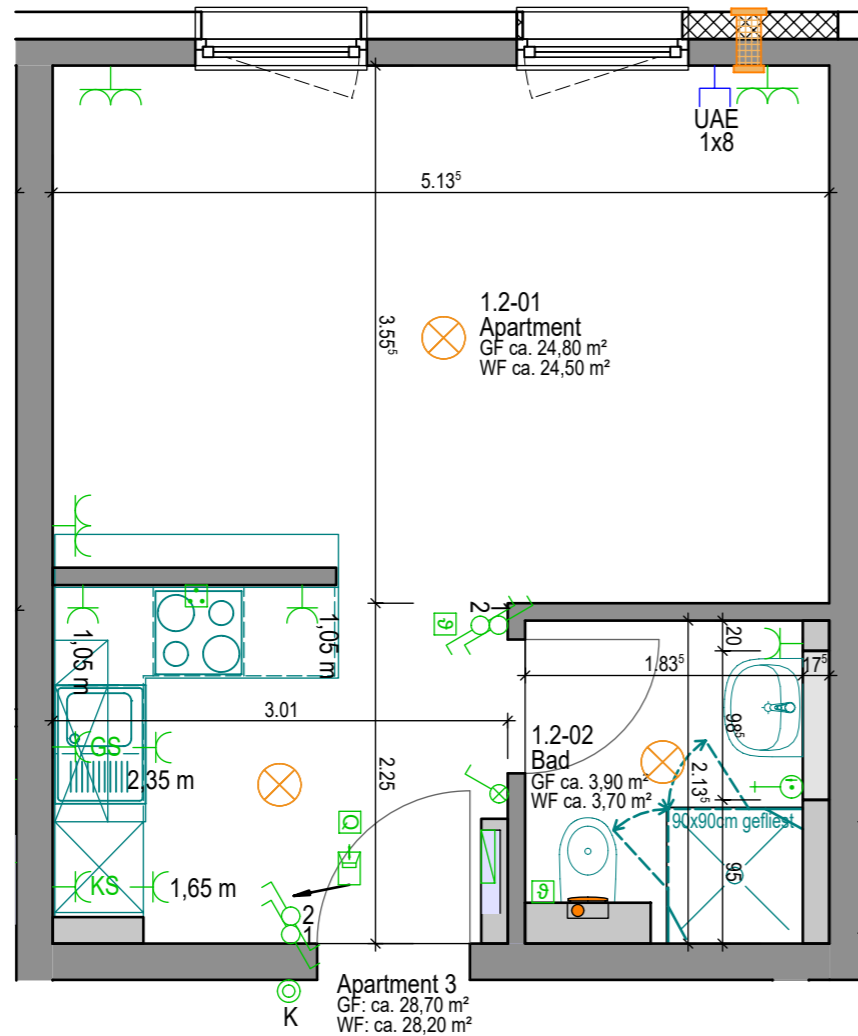

In der Zeichnung wurden Rohbaumaße (ohne Putz) angegeben und die unterliegen den allgemeinen Toleranzen.

La Patria  
Hildesheim GmbH  
Hohlstr. 3, 31028 Gronau (Leine)  
Telefon +49 (0) 51 82 / 9 60 96 0  
Telefax +49 (0) 51 82 / 9 60 95 9  
Internet: <http://www.la-patria.de>  
E-Mail: [info@la-patria.de](mailto:info@la-patria.de)

La Patria  
Mikro-Apartments-Hildesheim  
Herder-Straße 1

1. Obergeschoss  
Apartment 3

05.04.2023

Maßstab

1:50

Urheberrecht und Weitergabe dieser Zeichnung bleibt ausschliesslich der Firma La Patria GmbH vorbehalten.